


PIWNICA

skala 1:100

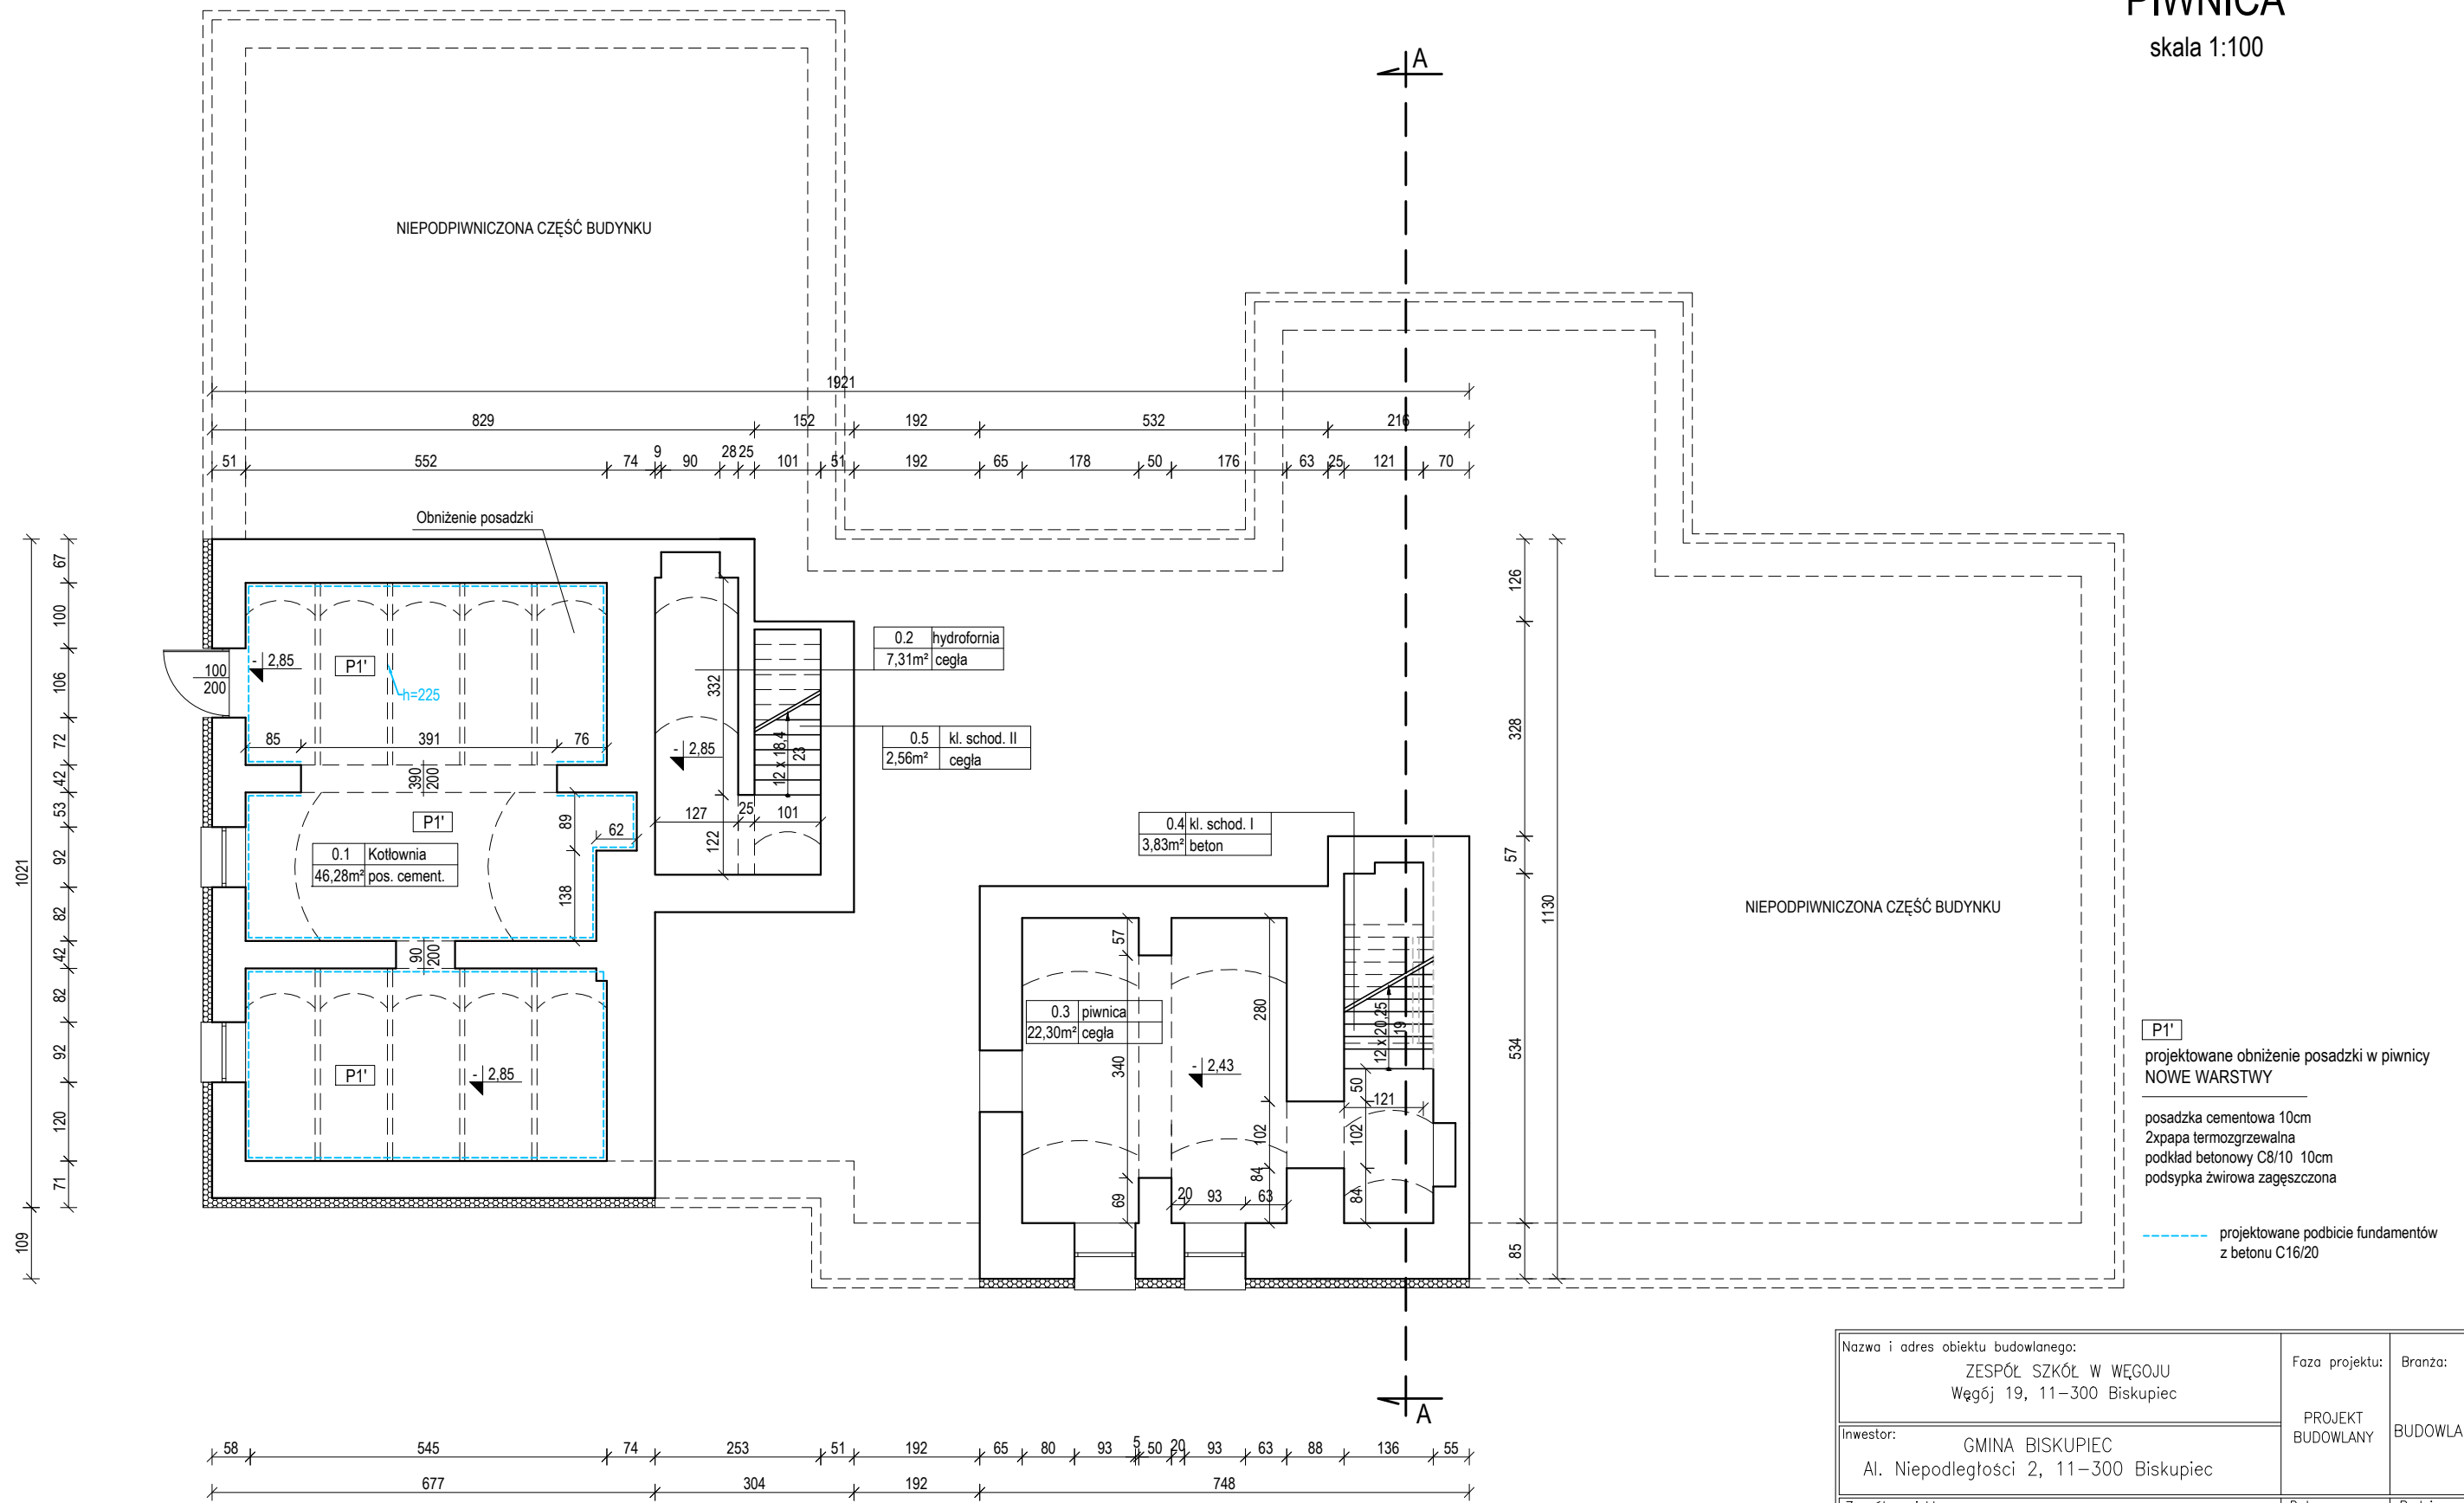

Nazwa i adres obiektu budowlanego: ZESPÓŁ SZKÓŁ W WĘGOJU Węgoj 19, 11-300 Biskupiec		Faza projektu:	Branża:
Inwestor: GMINA BISKUPIEC Al. Niepodległości 2, 11-300 Biskupiec		PROJEKT BUDOWLANY	BUDOWLANA
Zespół projektowy:	Data:	Podpisy:	
Opracowała: mgr inż. Katarzyna Kula	12.2016r.		
Projektował: mgr inż. Andrzej Krajewski upr. bud. 213/87/OL	12.2016r.		
Sprawił: mgr inż. arch. Marek Michalak upr. bud. BI-PDOKK/142/09/2010	12.2016r.		
Tytuł rysunku: RZUT PIWNICY	Nr rys.: A-01	Skala: 1:100	