 



PIWNICA
INWENTARYZACJA
skala 1:100

NR	POMIESZCZENIE	POSADZKA	POWIERZCHNIA
0.1	Kolbownia	cegła	46,28m ²
0.2	Hydrofornia	cegła	7,31m ²
0.3	Piwnica	cegła	22,30m ²
0.4	Kl. schodowa I	beton	3,83m ²
0.5	Kl. schodowa II	cegła	2,56m ²
RAZEM POWIERZCHNIA PIWNICY:			82,28m ²

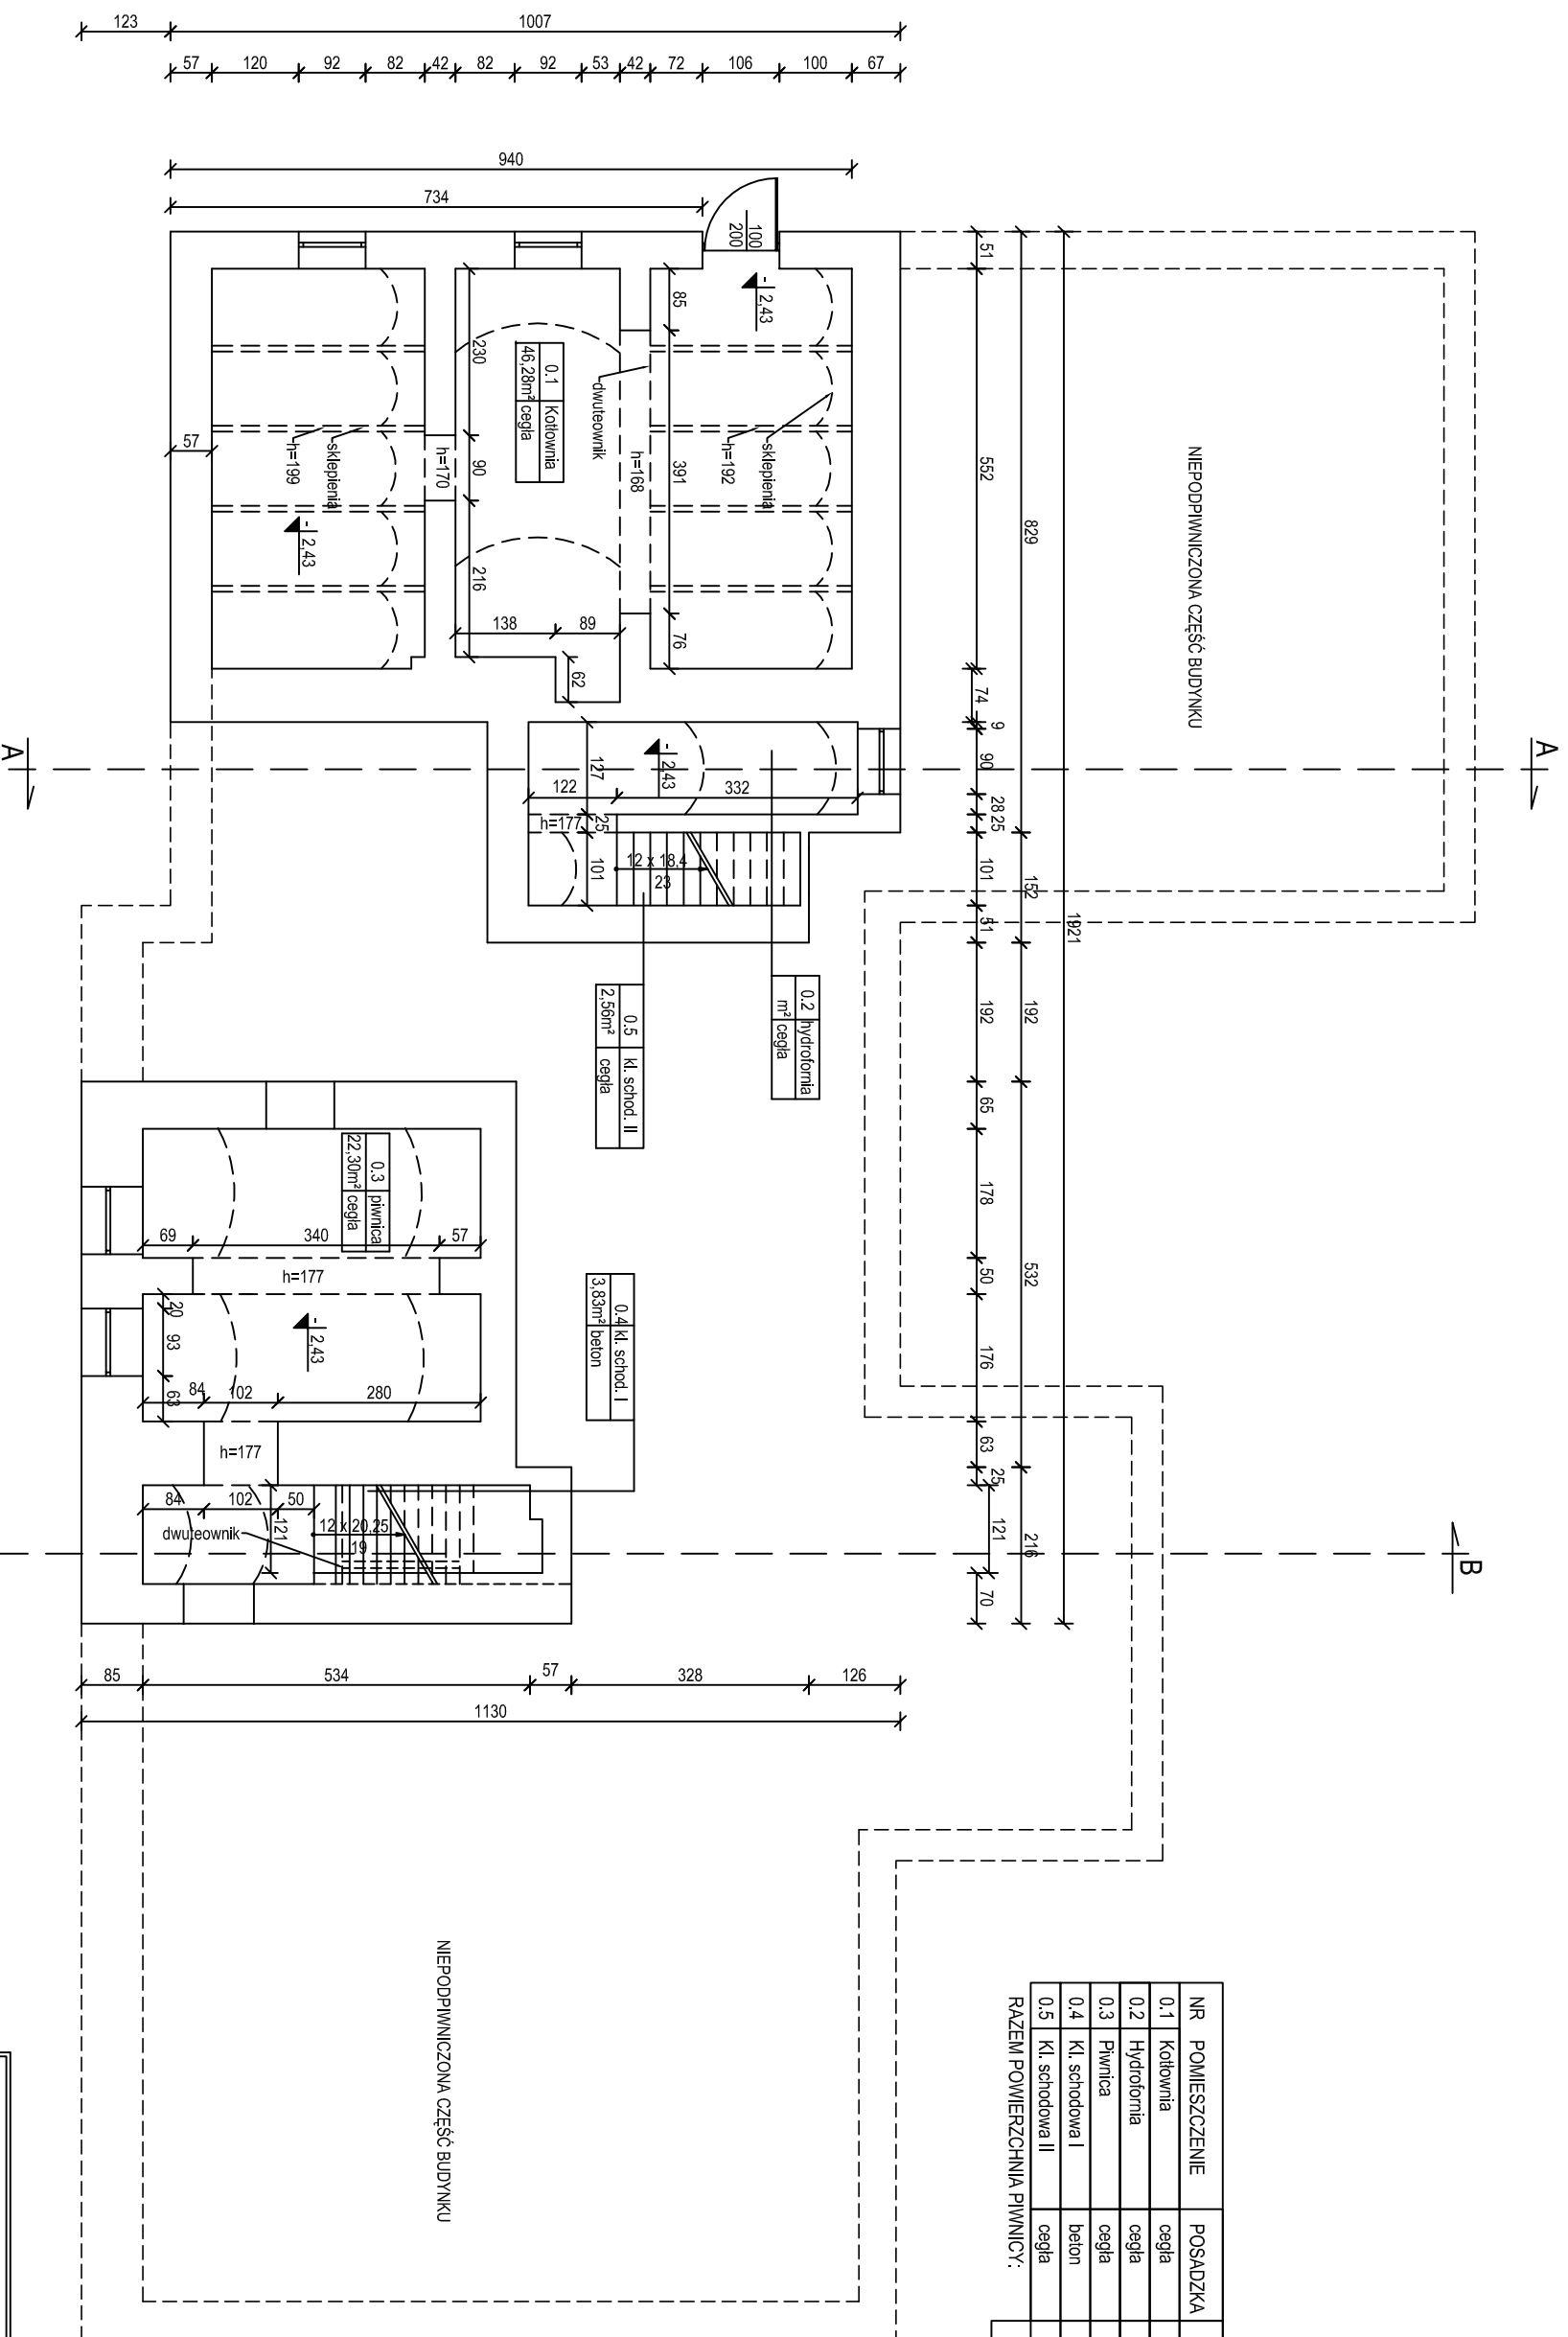

Nazwa i adres obiektu budowlanego: ZESPÓŁ SZKÓŁ W WĘGOU Węgoj 19, 11-300 Biskupiec		Faza projektu: PROJEKT BUDOWLANY	Branda: INWENTARYZACJA
Inwestor: GMINA BISKUPIEC Al. Niepodległości 2, 11-300 Biskupiec			
Zespół projektowy: Opracował: mgr inż. Katarzyna Kula	Data: 11.2016r.	Podpis:	
Projektował: mgr inż. Andrzej Krajewski upr. bud. 213/87/OL	Data: 11.2016r.		
Tytuł rysunku: RZUT PIWNICY	Nr rys.: I-01	Skala: 1:100	